


LEGENDA – elementy istniejące:

- istniejące granice działek przydrożnych
- istniejące na działkach przydrożnych
- istniejąca sieć kanalizacyjna
- istniejąca sieć energetyczna
- istniejąca sieć telekomunikacyjna
- istniejąca sieć wodociągowa
- istniejące ogrodzenia
- istniejące budynki
- istniejące drogi
- istniejące rzeki
- istniejące tereny zielone
- istniejące tereny zabudowane
- istniejące tereny rekreacyjne
- istniejące tereny sportowe
- istniejące tereny zielone
- istniejące tereny zabudowane
- istniejące tereny rekreacyjne
- istniejące tereny sportowe

LEGENDA – elementy projektowane:


- projektowana sieć kanalizacyjna
- projektowana sieć energetyczna
- projektowana sieć telekomunikacyjna
- projektowana sieć wodociągowa
- projektowane ogrodzenia
- projektowane budynki
- projektowane drogi
- projektowane rzeki
- projektowane tereny zielone
- projektowane tereny zabudowane
- projektowane tereny rekreacyjne
- projektowane tereny sportowe

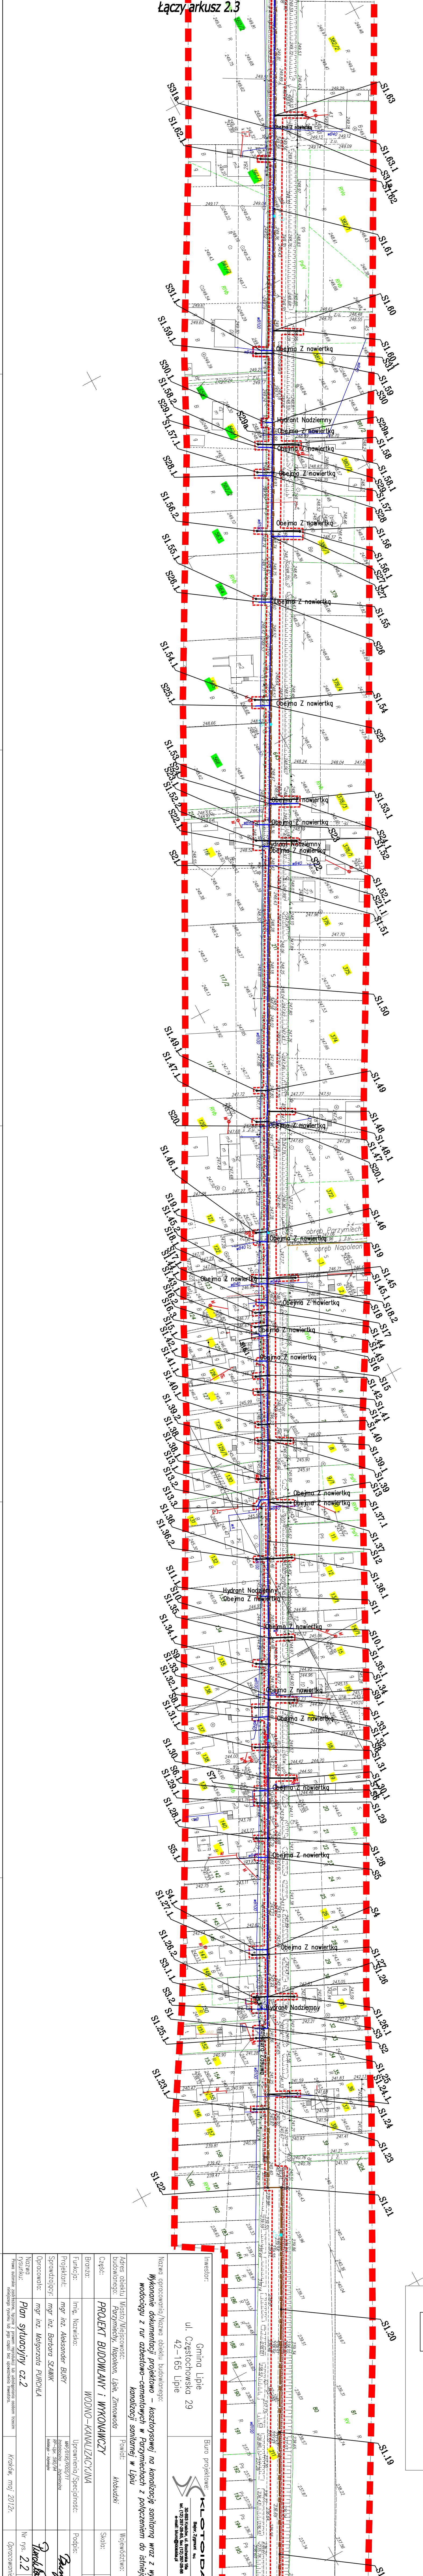




Nazwa opracowania/nazwa obiektu budowlanego:		Gmina Lipie	
Wykonanie dokumentacji projektowej – kosztowności na kanalizację sanitarnej wraz z wynagrodzeniem z tytułu usług projektowych – cenami rynkowymi z podziałem na istniejące i projektowane elementy		ul. Częstochowska 29	
Adres obiektu budowlanego:		42-165 Lipie	
Część:		PROJEKT BUDOWLANY I WYKONAWCZY	
Branża:		WODNO-KANALIZACYJNA	
Funkcja:		Uprawnienie/Specialność:	
Projektant:		mgr inż. Aleksandra BURZY	
Sprawdzący:		mgr inż. Barbara SZAWLIK	
Opracował:		mgr inż. Małgorzata PURCHLA	
Nazwa rysunku:		Plan sytuacyjny cz.2	
Data opracowania:		Kraków, maj 2012r.	
Opracowane:		500-LKS	

KLOTOIDA

 ul. Żmigrodzka 10
30-063 Kraków, tel. 12 628 10 10
e-mail: biuro@klotoida.pl

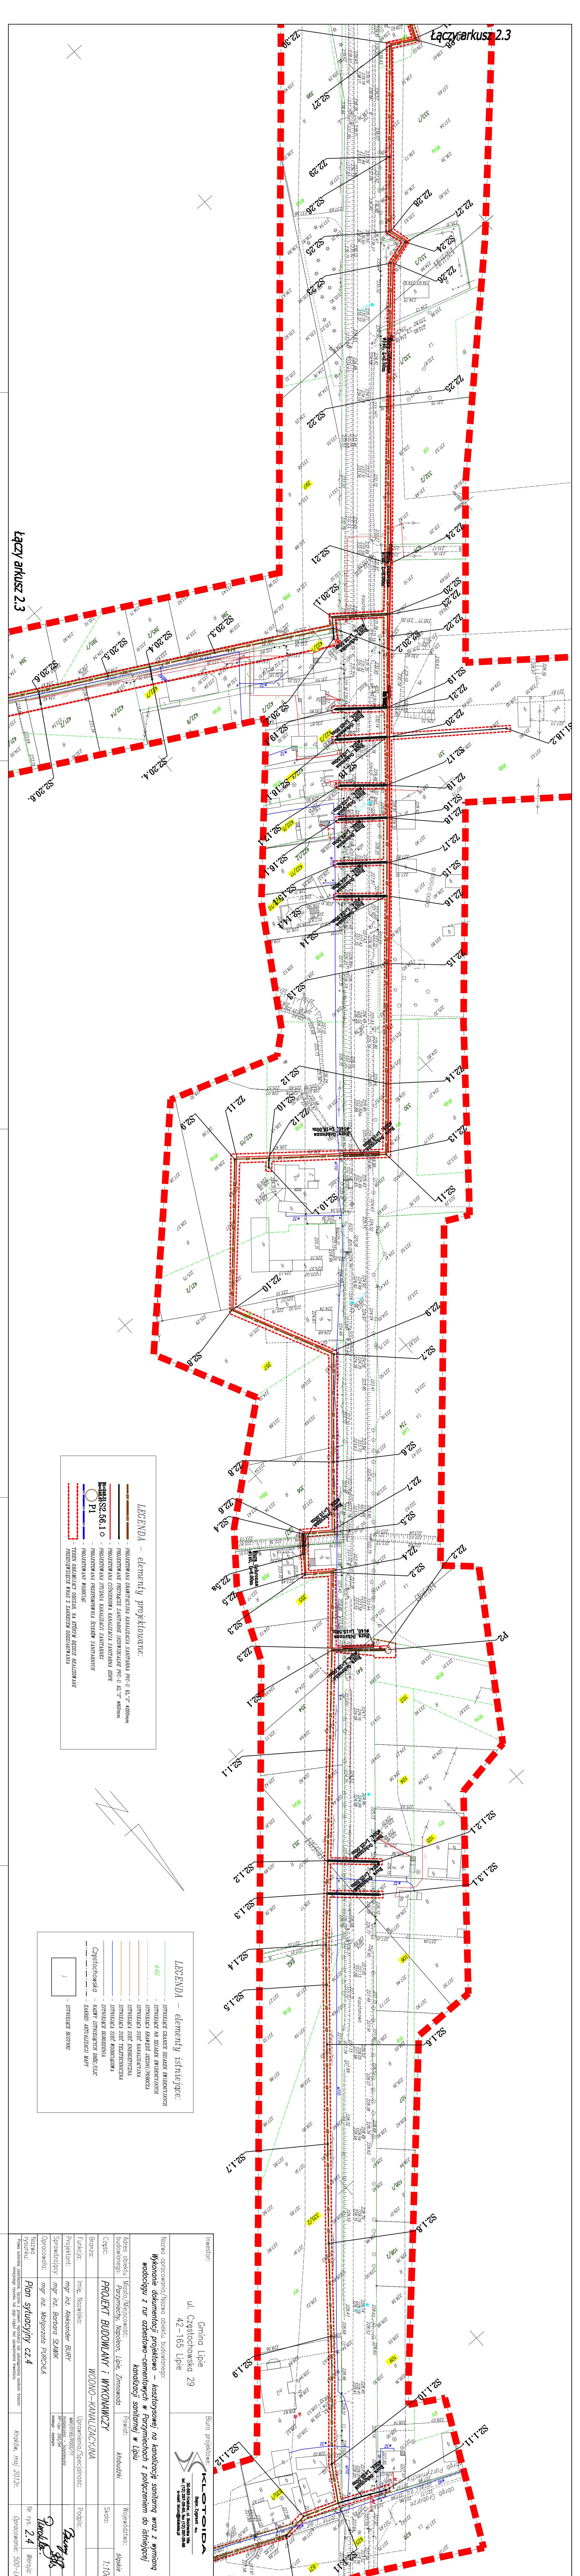

Inwestor:		Gmina Lipie ul. Częstochowska 29 42-165 Lipie		Biuro projektowe:  KŁOTOIDA ul. Żeglarska 101 50-055 Wrocław tel. (71) 397-28-55, fax (71) 397-28-40 e-mail: biuro@klotyda.pl	
Nazwa opracowania/Nazwa obiektu budowlanego: Wykonanie dokumentacji projektowej – kosztorysowej na kanalizację sanitarną wraz z wyrównaniem wodociągu z rur azbestowo-cementowych w Porzecznicach z połączeniem do istniejącej kanalizacji sanitarnej w Lipu					
Adres obiektu budowlanego:		Miejscowość: Porzecznicze, Napolone, Lipie, Zimnowoda		Powiat: Kłodzki	
Część:		PROJEKT BUDOWLANY I WYKONAWCZY		Współczynniki: składowe	
Branża:		WODNO-KANALIZACYJNA		Skala: 1:100	
Funkcja:		Uprawnienie/Specialność:		Podpis:	
Projektant:		mgr inż. Aleksander BURY			
Opracował:		mgr inż. Małgorzata PURCHLA			
Nazwa rysunku:		Plan sytuacyjny cz. 4		Nr rys. 2.4	
Data wydania:		Kraków, maj 2012r.		Wersja: 01	

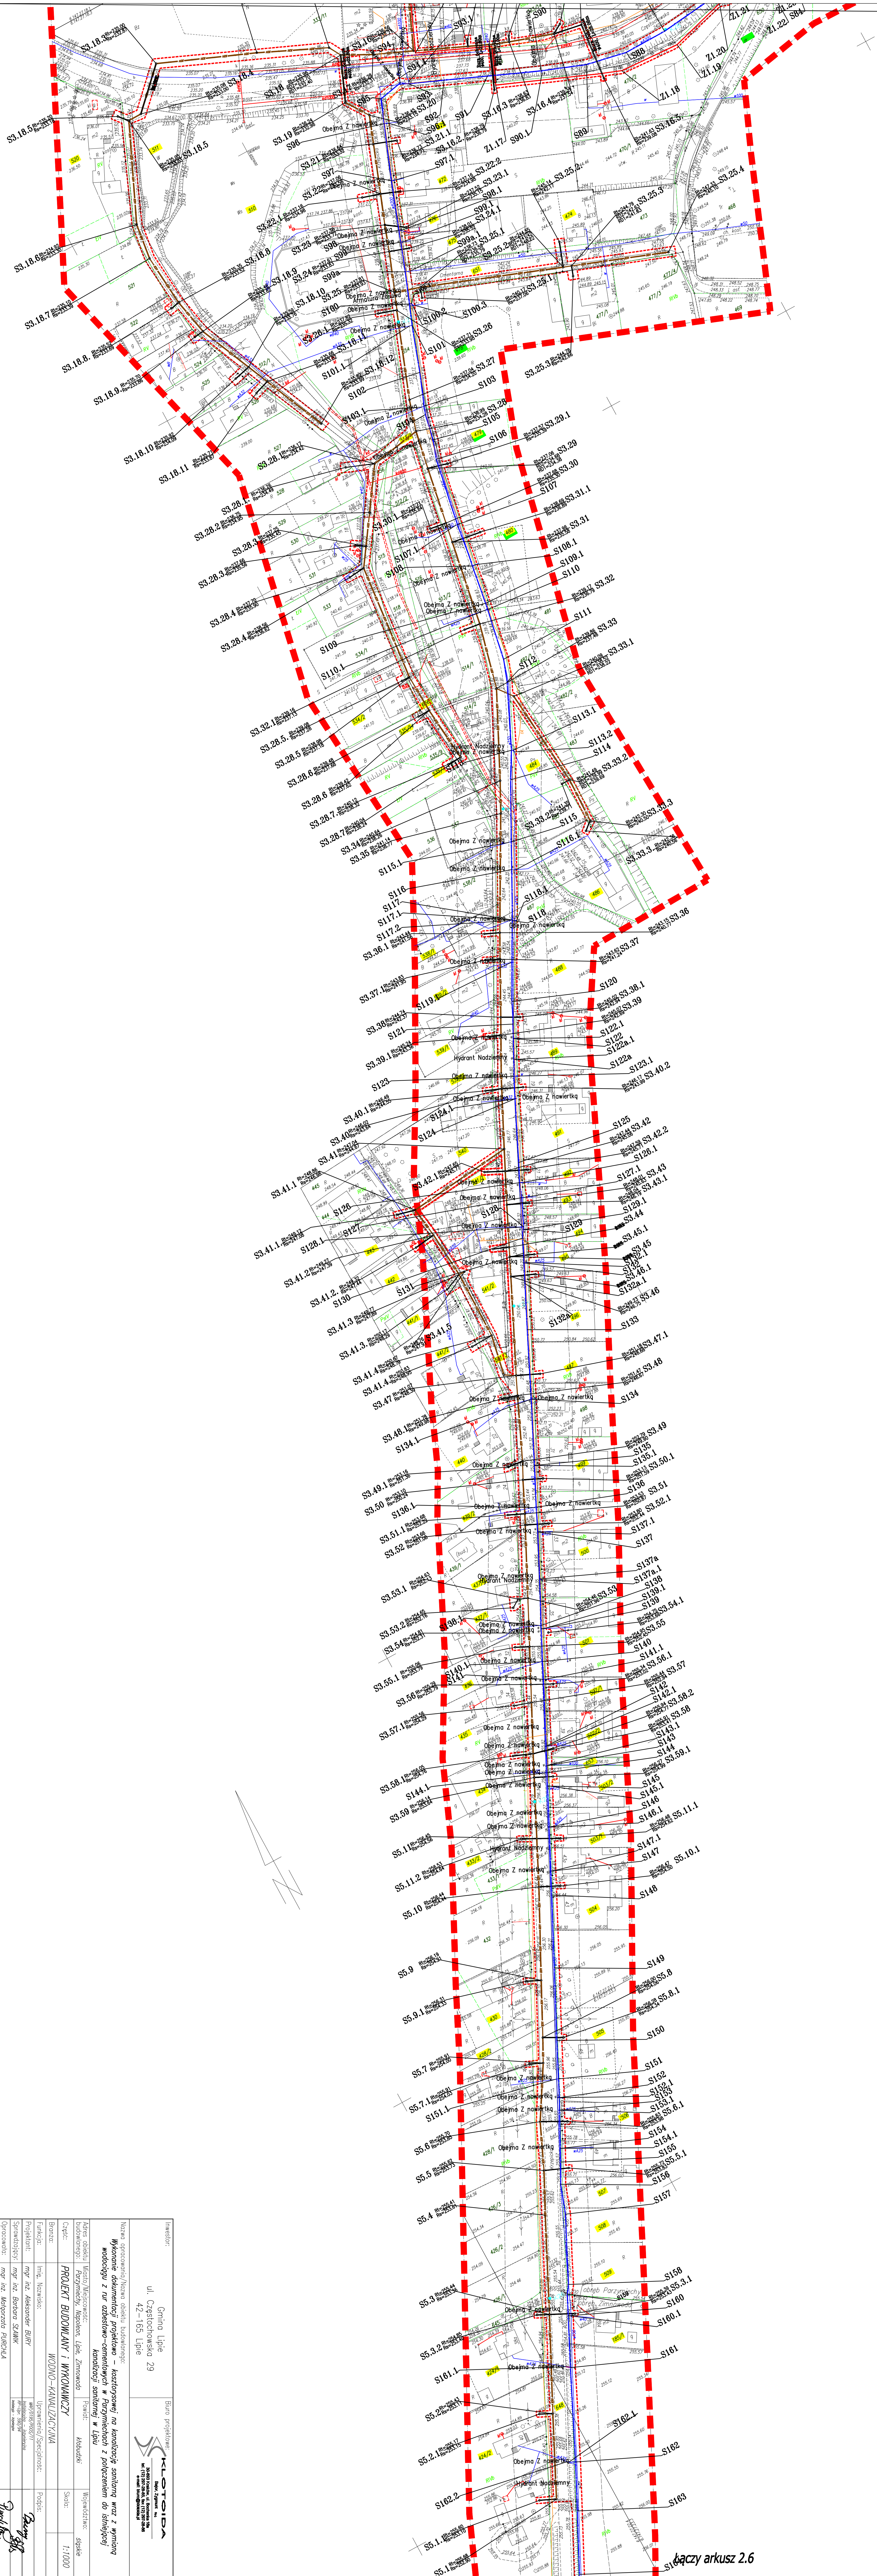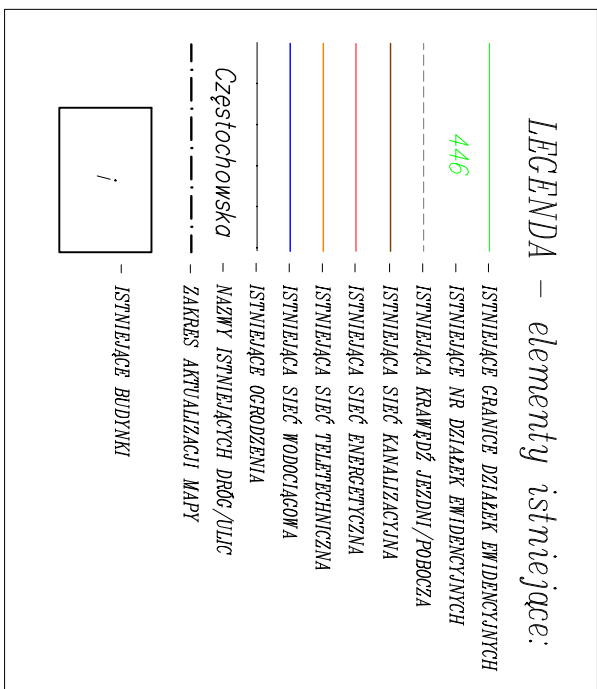[illegible]

LEGENDA – elementy projektowane:

PROJEKTOWANA GRANICZĄCA KANALIZACJA SANITARNA PVC-U KL."S" Ø200mm

PROJEKTOWANE PRZYŁĄCZE SANITARNE INDYWIDUALNE PVC-U KL."S" Ø160mm

PROJEKTOWANA CIŚNIENIOWA KANALIZACJA SANITARNA HDPE

PROJEKTOWANA STUDNIA KANALIZACJI SANITARNEJ

PROJEKTOWANA PRZEPOMPOWNA ŚCIEKÓW SANITARNYCH

PROJEKTOWANY WODOCIĄG

TEREN OBEJMUJĄCY OBSZAR, NA KTÓRYM BĘDZIE REALIZOWANE PRZESIĘGNIĘCIE WRAZ Z ZAKRESEM ODDZIAŁYWANIA

LEGENDA – elementy istniejące:

446

ISTNIEJĄCE GRANICE DZIAŁEK EWIDENCYJNYCH

ISTNIEJĄCE NR DZIAŁEK EWIDENCYJNYCH

ISTNIEJĄCA KRAWĘDŹ JEZDNI/POBOCZA

ISTNIEJĄCA SIĘĆ KANALIZACYJNA

ISTNIEJĄCA SIĘĆ ENERGETYCZNA

ISTNIEJĄCA SIĘĆ TELETECHNICZNA


ISTNIEJĄCA SIĘĆ WODOCIĄGOWA

ISTNIEJĄCE OCRODZENIA


Częstochowska – NAZWA ISTNIEJĄCYCH DRÓG/ULIC

ZAKRES AKTUALIZACJI MAPY

ISTNIEJĄCE BUDYNKI

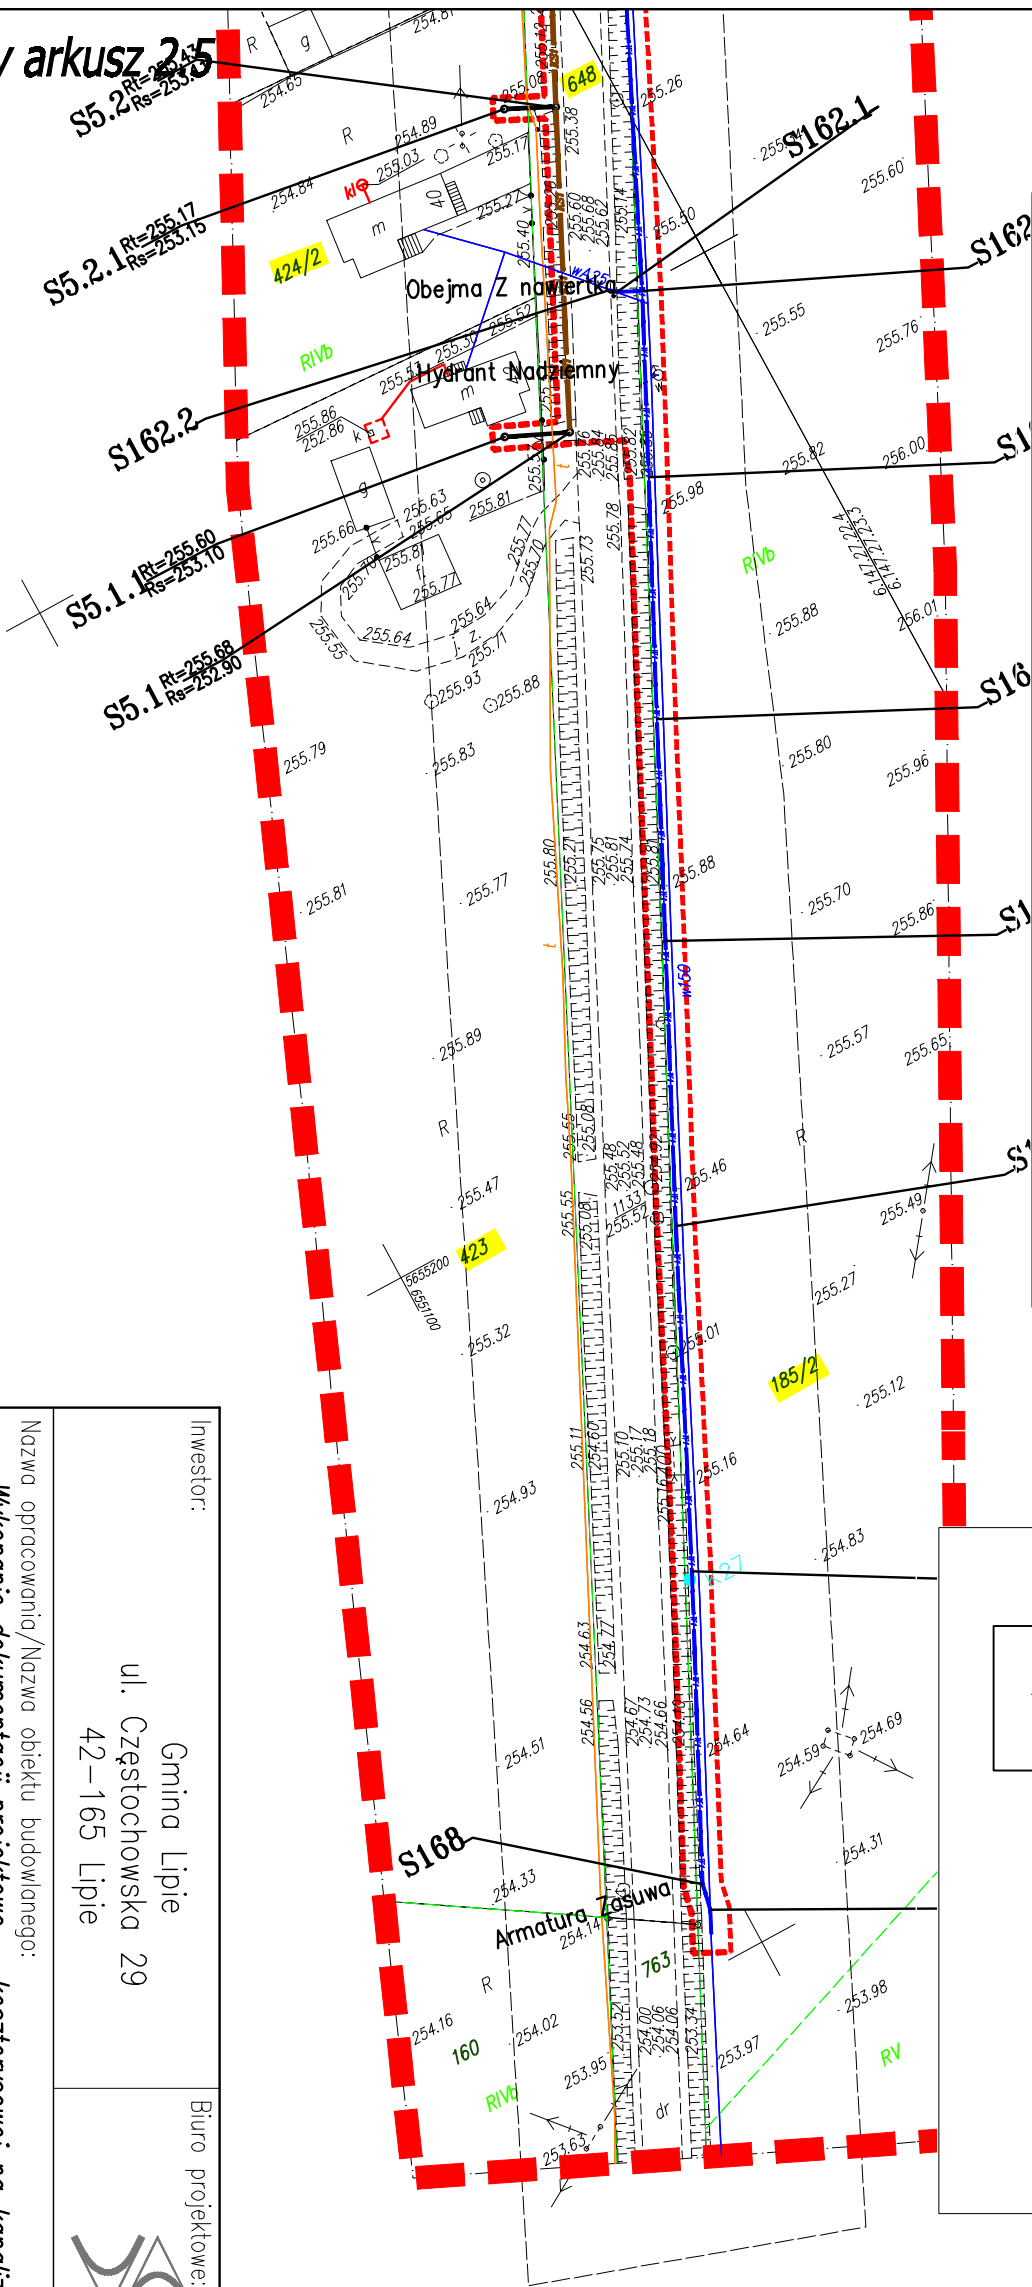

Inwestor:		Biuro projektowe:	
Gmina Lipie ul. Częstochowska 29 42–165 Lipie		 KŁOTOIDA Bajor, Zygmunt s.c. 30-693 Kraków, ul. Bochenka 16a tel. (12) 287-28-85, fax (12) 287-28-88 e-mail: biuro@klotoida.pl	
Nazwa opracowania/Nazwa obiektu budowlanego: Wykonanie dokumentacji projektowej – kosztorysowej na kanalizację sanitarną wraz z wymianą wodociągu z rur azbestowo–cementowych w Parzymiechach z połączeniem do istniejącej kanalizacji sanitarnej w Lipiu			
Adres obiektu budowlanego:	Miasto/Miejscowość: <i>Parzymiechy, Napoleon, Lipie, Żymnowoda</i>	Powiat: <i>kłobudzki</i>	Województwo: <i>śląskie</i>
Część:	PROJEKT BUDOWLANY I WYKONAWCZY		Skala: <i>1:1000</i>
Branża:	WODNO–KANALIZACYJNA		
Funkcja:	Imię, Nazwisko:	Uprawnienia/Specialność:	
Projektant:	<i>mgr inż. Aleksander BURY</i>	<i>MAP/0195/P005/11</i>	
Sprawdzający:	<i>mgr inż. Barbara ŚLAWIK</i>	<i>RP-Upr. 5300/94</i> <i>Instalacyjno – inżynieria</i>	
Opracował:	<i>mgr inż. Małgorzata PURCHLA</i>		
Nazwa rysunku:	Plan sytuacyjny cz.6		Nr rys. <i>2.6</i> Wersja: <i>01</i>
Prawo autorskie zastrzeżone, łącznie z prawem reprodukcji lub udostępniania osobom trzecim niniejszego rysunku lub jego części bez upoważnienia Inwestora.			
<i>Kraków, maj 2012r.</i>		<i>Opracowanie: 500–LKS</i>	

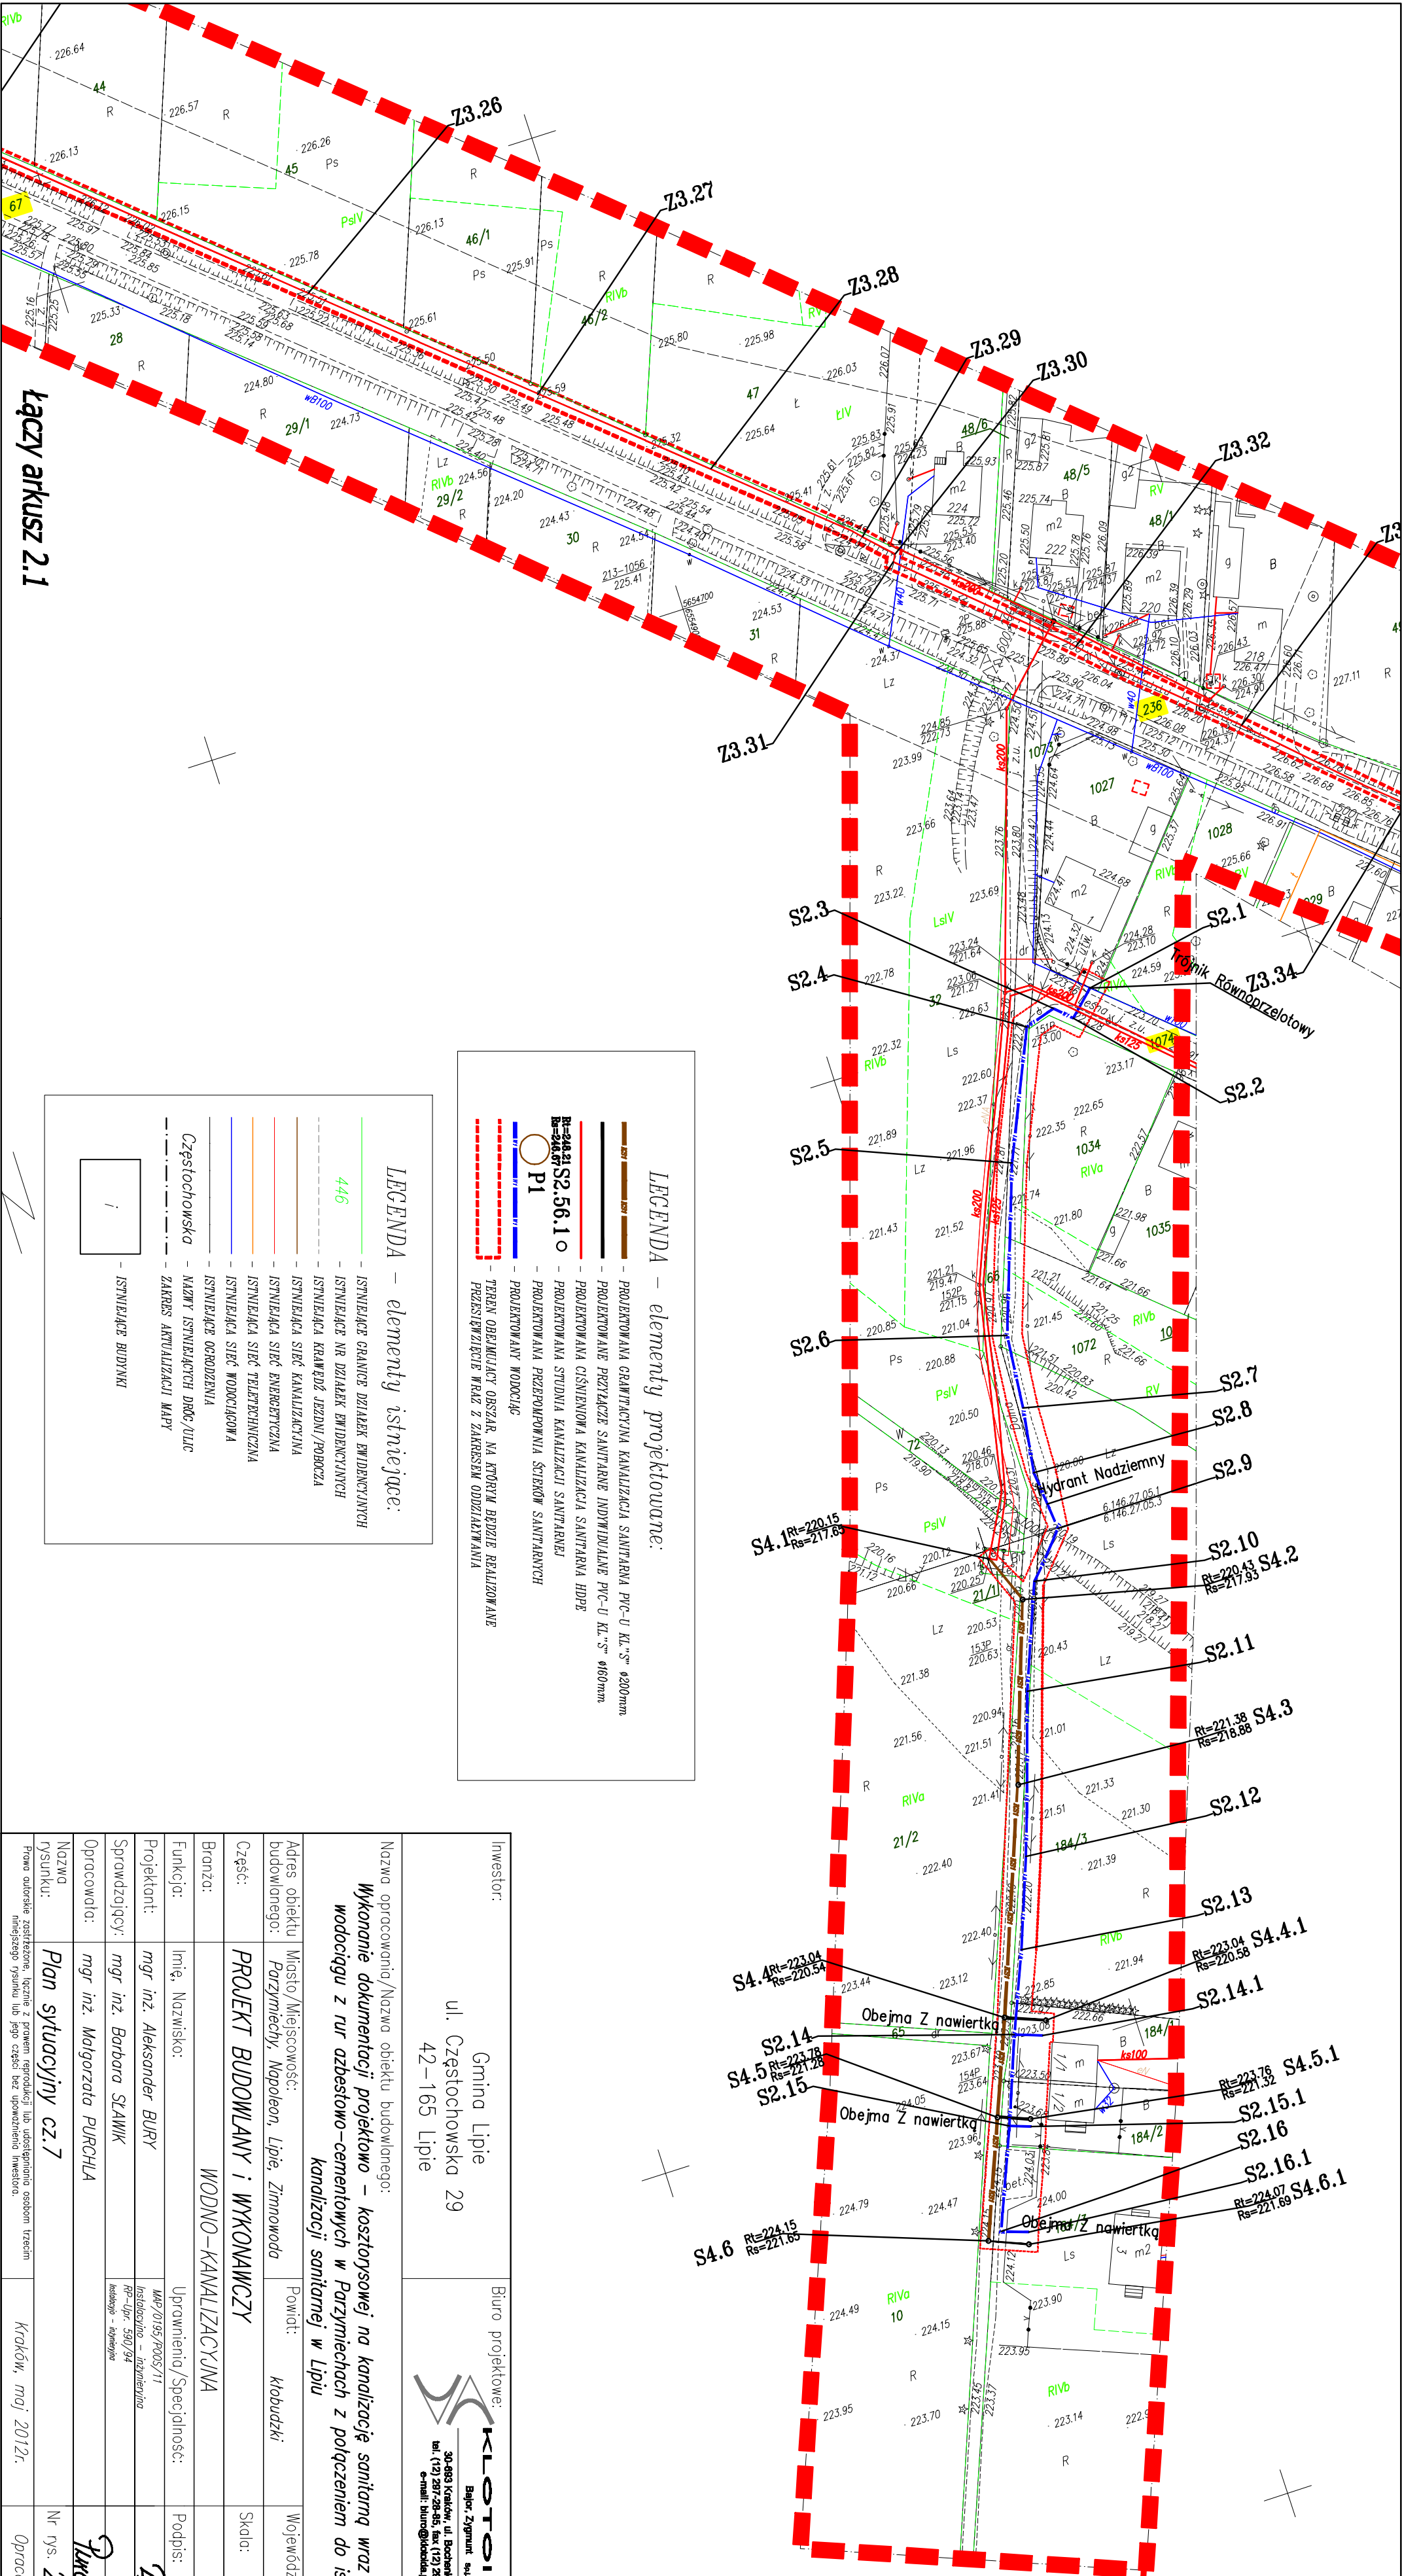

Łączy arkusz 2.1




LEGENDA – elementy istniejące:

- 446
- ISTNIEJĄCE GRANICE DZIAŁEK Ewidencyjnych
- ISTNIEJĄCE NA DZIAŁEK Ewidencyjnych
- ISTNIEJĄCA KANALIZACJA JEZDNI /POBOCZA
- ISTNIEJĄCA SIĘĆ KANALIZACYJNA
- ISTNIEJĄCA SIĘĆ ENERGETYCZNA
- ISTNIEJĄCA SIĘĆ TELEFICZNA
- ISTNIEJĄCE OGRODZENIA
- Częstochowska
- NAZWY ISTNIEJĄCYCH DROG /ULIC
- ZAKRES AKTUALIZACJI MAPY
- ISTNIEJĄCE BUDYNKI

LEGENDA – elementy projektowane:

- PROJEKTOWANA KANALIZACJA SANITARNA PVC-U KL. 8" Ø200mm
- PROJEKTOWANE PEŁNOCYFALNE KANALIZACJE SANITARNE INDYWIDUALNE PVC-U KL. 8" Ø160mm
- PROJEKTOWANA SIĘĆ KANALIZACYJNA SANITARNA HDPE
- PROJEKTOWANA SIĘĆ KANALIZACYJNA SANITARNA
- PROJEKTOWANA PRZEPOMPOWNIA SIĘCÓW SANITARNYCH
- PROJEKTOWANY WODOCIEG
- TEREN OBEJMUJĄCY OBSZAR, NA KTÓRYM Będzie REALIZOWANE PRZESZCZEPNIENIE WRAZ Z ZAKRESEM ODDZIAŁYWANIA

Investor:	Gmina Lipie ul. Częstochowska 29 42-165 Lipie	Biuo projektowe: KLOTOWIDA Białe Złoty 24 30-083 Kraków, ul. Bolesława 10a tel. (12) 267-28-55, fax (12) 267-28-56 e-mail: biuro@klotowida.pl
Nazwa opracowania/Nazwa obiektu budowlanego:	Wzrostanie dokumentacji projektowej – kosztorysowej na kanalizację sanitarną wraz z wymianą wodociągu z rur azbestowo-cementowych w Parzymiechach z połączeniem do istniejącej kanalizacji sanitarnej w Lipiu	
Adres obiektu budowlanego:	Miasto/Miejscowość: Parzymiechy, Napoleon, Lipie, Zimnowoda	Powiat: Kłobudzki
Województwo:	śląskie	
Część:	PROJEKT BUDOWLANY I WYKONAWCZY	
Skala:	1:1000	
Brano:	WODNO-KANALIZACYJNA	
Funkcja:	Imię, Nazwisko:	Uprawnienie/Specialność:
Projektant:	mgr inż. Aleksander BURY	Uprawnienie/Specialność:
Sprowadzający:	mgr inż. Barbara ŚLAWIK	Uprawnienie/Specialność:
Opracował:	mgr inż. Małgorzata PURCHLA	Uprawnienie/Specialność:
Nazwa rysunku:	Plan sytuacji cz. 1	Nr rys. 2.7
Wersja:	01	Wersja: 01
Opis:	Opracowanie: 500-LKS	

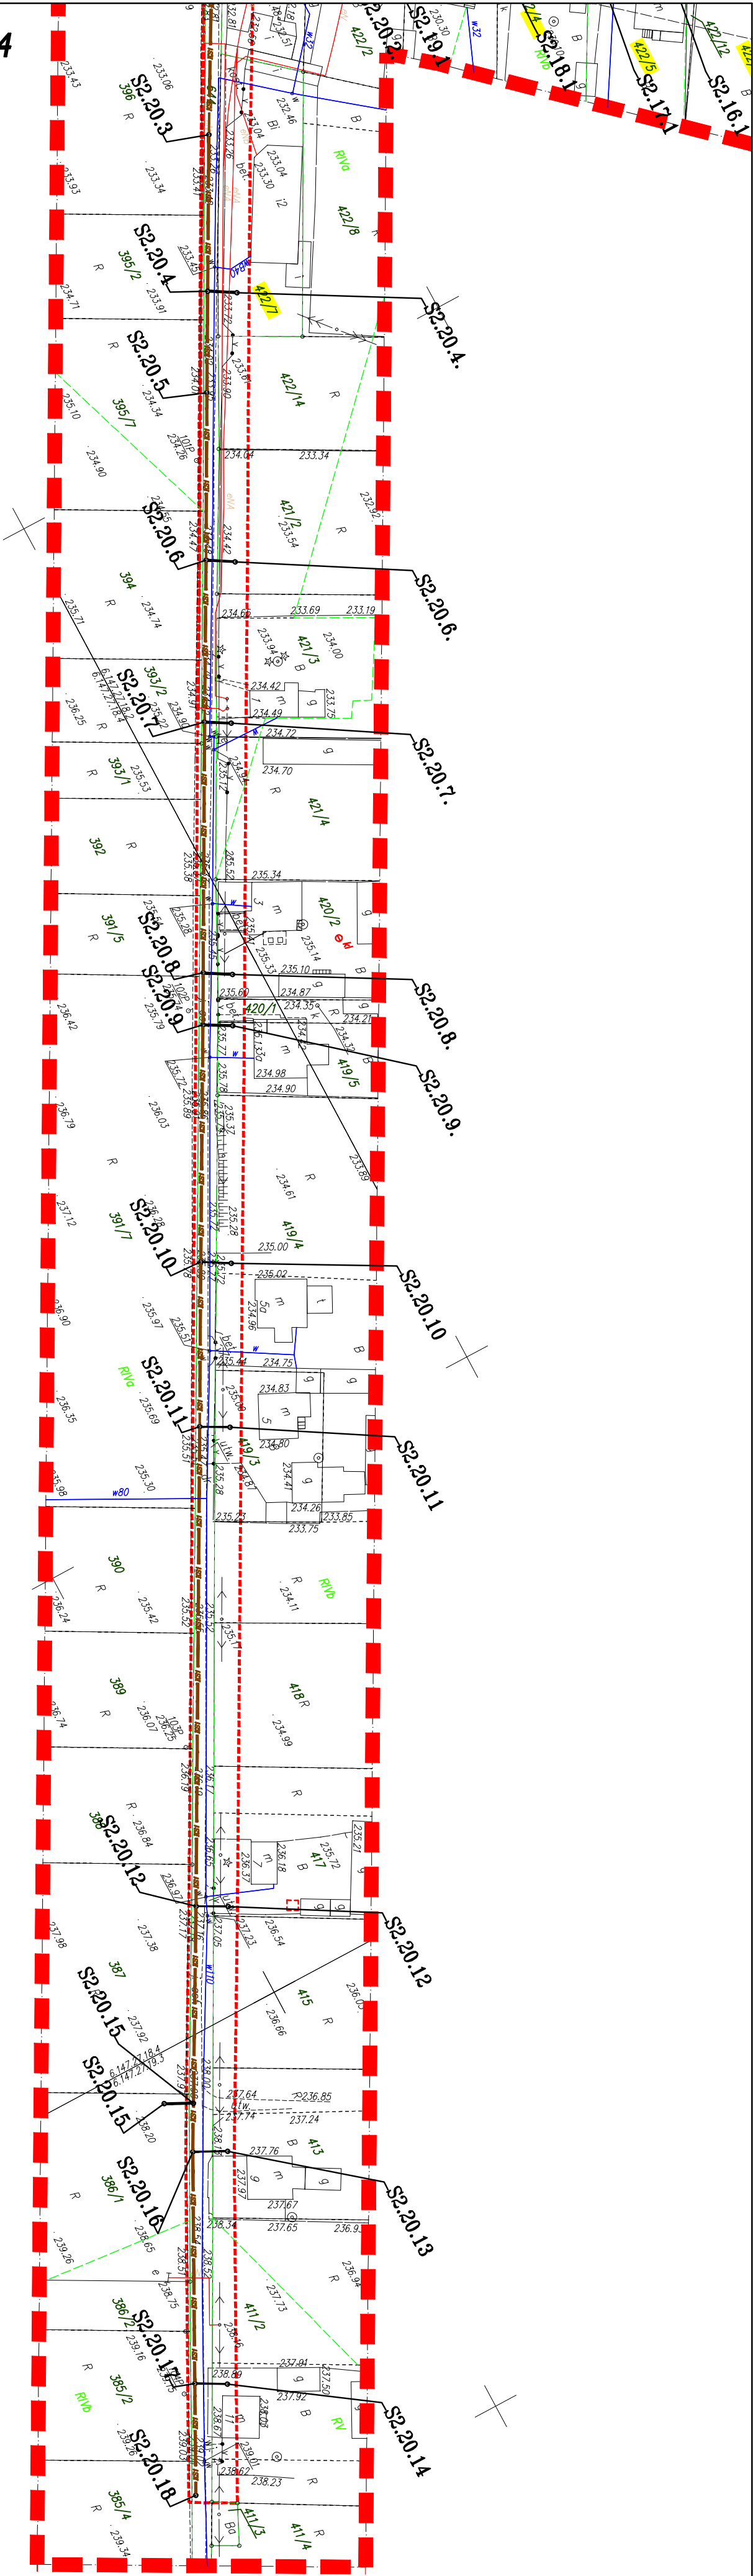

Łączy arkusz 2.4

LEGENDA – elementy projektowane:

- PROJEKTOWANA GRANICZNA KANALIZACJA SANITARNA PVC-U KL. 4 S=1200mm
- PROJEKTOWANE PRZETACZE SANITARNE INDYWIDUALNE PVC-U KL. 4 S=1200mm
- PROJEKTOWANA CIŚNIENIOWA KANALIZACJA SANITARNA HDPE
- PROJEKTOWANA STUDNIA KANALIZACJI SANITARNEJ
- PROJEKTOWANA PRZEPROMIOWA ŚCIEKOW SANITARNYCH
- PROJEKTOWANY WODOCIĄG
- TEREN OBEJMUJĄCY OBSZAR NA KTÓRYM BODZIE REALIZOWANE PRZEWIDUJĄCE WRAZ Z ZAKRESEM ODDZIAŁYWANIA

LEGENDA – elementy istniejące:

- ISTNIEJĄCE GRANICE DZIAŁEK EWIDENCYJNYCH
- ISTNIEJĄCE NR DZIAŁEK EWIDENCYJNYCH
- ISTNIEJĄCA KRAJOWA JEDNOI/POBÓCZA
- ISTNIEJĄCA ŚCIEŻ KANALIZACYJNA
- ISTNIEJĄCA ŚCIEŻ ENERGETYCZNA
- ISTNIEJĄCA ŚCIEŻ TELEFONICZNA
- ISTNIEJĄCA ŚCIEŻ WODOCIĄGOWA
- ISTNIEJĄCA ŚCIEŻ OGRODZENIA
- ISTNIEJĄCE DROGI/ULICE
- ZAKRES AKTUALIZACJI MAPY
- ISTNIEJĄCE BUDYNKI

Investor:	Gmina Lipie ul. Częstochowska 29 42-165 Lipie	Biuo projektowe:	KŁOTOIDA Bielor. Zygmunt 84 30-083 Kraków, ul. Bochenka 10a tel. (12) 267-28-85, fax (12) 267-28-86 e-mail: biuro@klotoida.pl
Nazwa opracowania/Nazwa obiektu budowlanego:	Wykonanie dokumentacji projektowej – kosztorysowej na kanalizację sanitarną wraz z wymianą wodociągu z rur azbestowo-cementowych w Parzymiechach z połączeniem do istniejącej kanalizacji sanitarnej w Lipiu		
Adres obiektu budowlanego:	Miasto/Miejscowość: Parzymiechy, Napoleon, Lipie, Zimnowoda	Powiat:	kłobudzki
Województwo:	śląskie		
Część:	PROJEKT BUDOWLANY I WYKONAWCZY		
Skala:	1:1000		
Brano:	WODNO-KANALIZACYJNA		
Funkcja:	Imię, Nazwisko:	Uprawnienie/Specialność:	Podpis:
Projektant:	mgr inż. Aleksander BURY	MAP/0195/POOS/11	Instalacyjno – inżynieria
Sprowadzający:	mgr inż. Barbara SŁAWIK	PP-Upr. 590/94	Instalacyjno – inżynieria
Opracował:	mgr inż. Małgorzata PURCHLA		
Nazwa rysunku:	Plan sytuacyjny cz.8	Nr rys. 2.8	Wersja: 01
Prawo autorskie zastrzeżone, łącznie z prawem reprodukcji lub udostępnienia osobom trzecim niniejszego rysunku lub jego części bez upoważnienia inwestora.	Kroków, maj 2012r. Opracowanie: 500-LKS		

 
446

- ISTNIEJĄCE GRANICE DZIAŁEK EWIDENCYJNYCH
- ISTNIEJĄCE NR DZIAŁEK EWIDENCYJNYCH
- ISTNIEJĄCA KRAJEDZ. JEZDNI/POBOCZA
- ISTNIEJĄCA SIĘĆ KANALIZACYJNA
- ISTNIEJĄCA SIĘĆ ENERGETYCZNA
- ISTNIEJĄCA SIĘĆ TELETECHNICZNA
- ISTNIEJĄCA SIĘĆ WODOCIĄGOWA
- ISTNIEJĄCE OGRÓDZENIA
- NAZWY ISTNIEJĄCYCH DRÓG/ULIC
- ZAKRES AKTUALIZACJI MAPY

/

- ISTNIEJĄCE BUDYNKI



Inwestor:		Biuro projektowe:	
Gmina Lipie ul. Częstochowska 29 42-165 Lipie		 KLOTOWIDA Bajor, Zygmunt 501 30-083 Kraków, ul. Bochanka 16a tel. (12) 287-28-55, fax (12) 287-28-86 e-mail: biuro@klotowida.pl	
Nazwa opracowania/Nazwa obiektu budowlanego: Wykonanie dokumentacji projektowo – kosztorysowej na kanalizację sanitarną wraz z wymianą wodociągu z rur azbestowo–cementowych w Parzymiechach z połączeniem do istniejącej kanalizacji sanitarnej w Lipiu			
Adres obiektu budowlanego:	Miasto/Miejscowość: <i>Parzymiechy, Napoleon, Lipie, Zimnowoda</i>	Powiat:	<i>kłobudzki</i>
Część:	PROJEKT BUDOWLANY i WYKONAWCZY		Województwo:
Brzoza:	WODNO–KANALIZACYJNA		śląskie
Funkcja:	Imię, Nazwisko:	Uprawnienia/Specialność:	Podpis:
Projektant:	<i>mgr inż. Aleksander BURY</i>	<i>MAP/0195/P005/11</i>	
Sprawdzający:	<i>mgr inż. Barbara SŁAWIK</i>	<i>Instalacyjno – inżynieria PP–UPR. 530/94 Instalacyjno – inżynieria</i>	
Opracował:	<i>mgr inż. Małgorzata PURCHLA</i>		
Nazwa rysunku:	Plan sytuacyjny cz.9		Nr rys.
Prawo autorskie zastrzeżone, łącznie z prawem reprodukcji lub udostępniania osobom trzecim niniejszego rysunku lub jego części bez upoważnienia Inwestora.		<i>Kraków, maj 2012r.</i>	Wersja:
		Opracowanie: 500–LKS	2.9
			01

