



SKALA 1:25

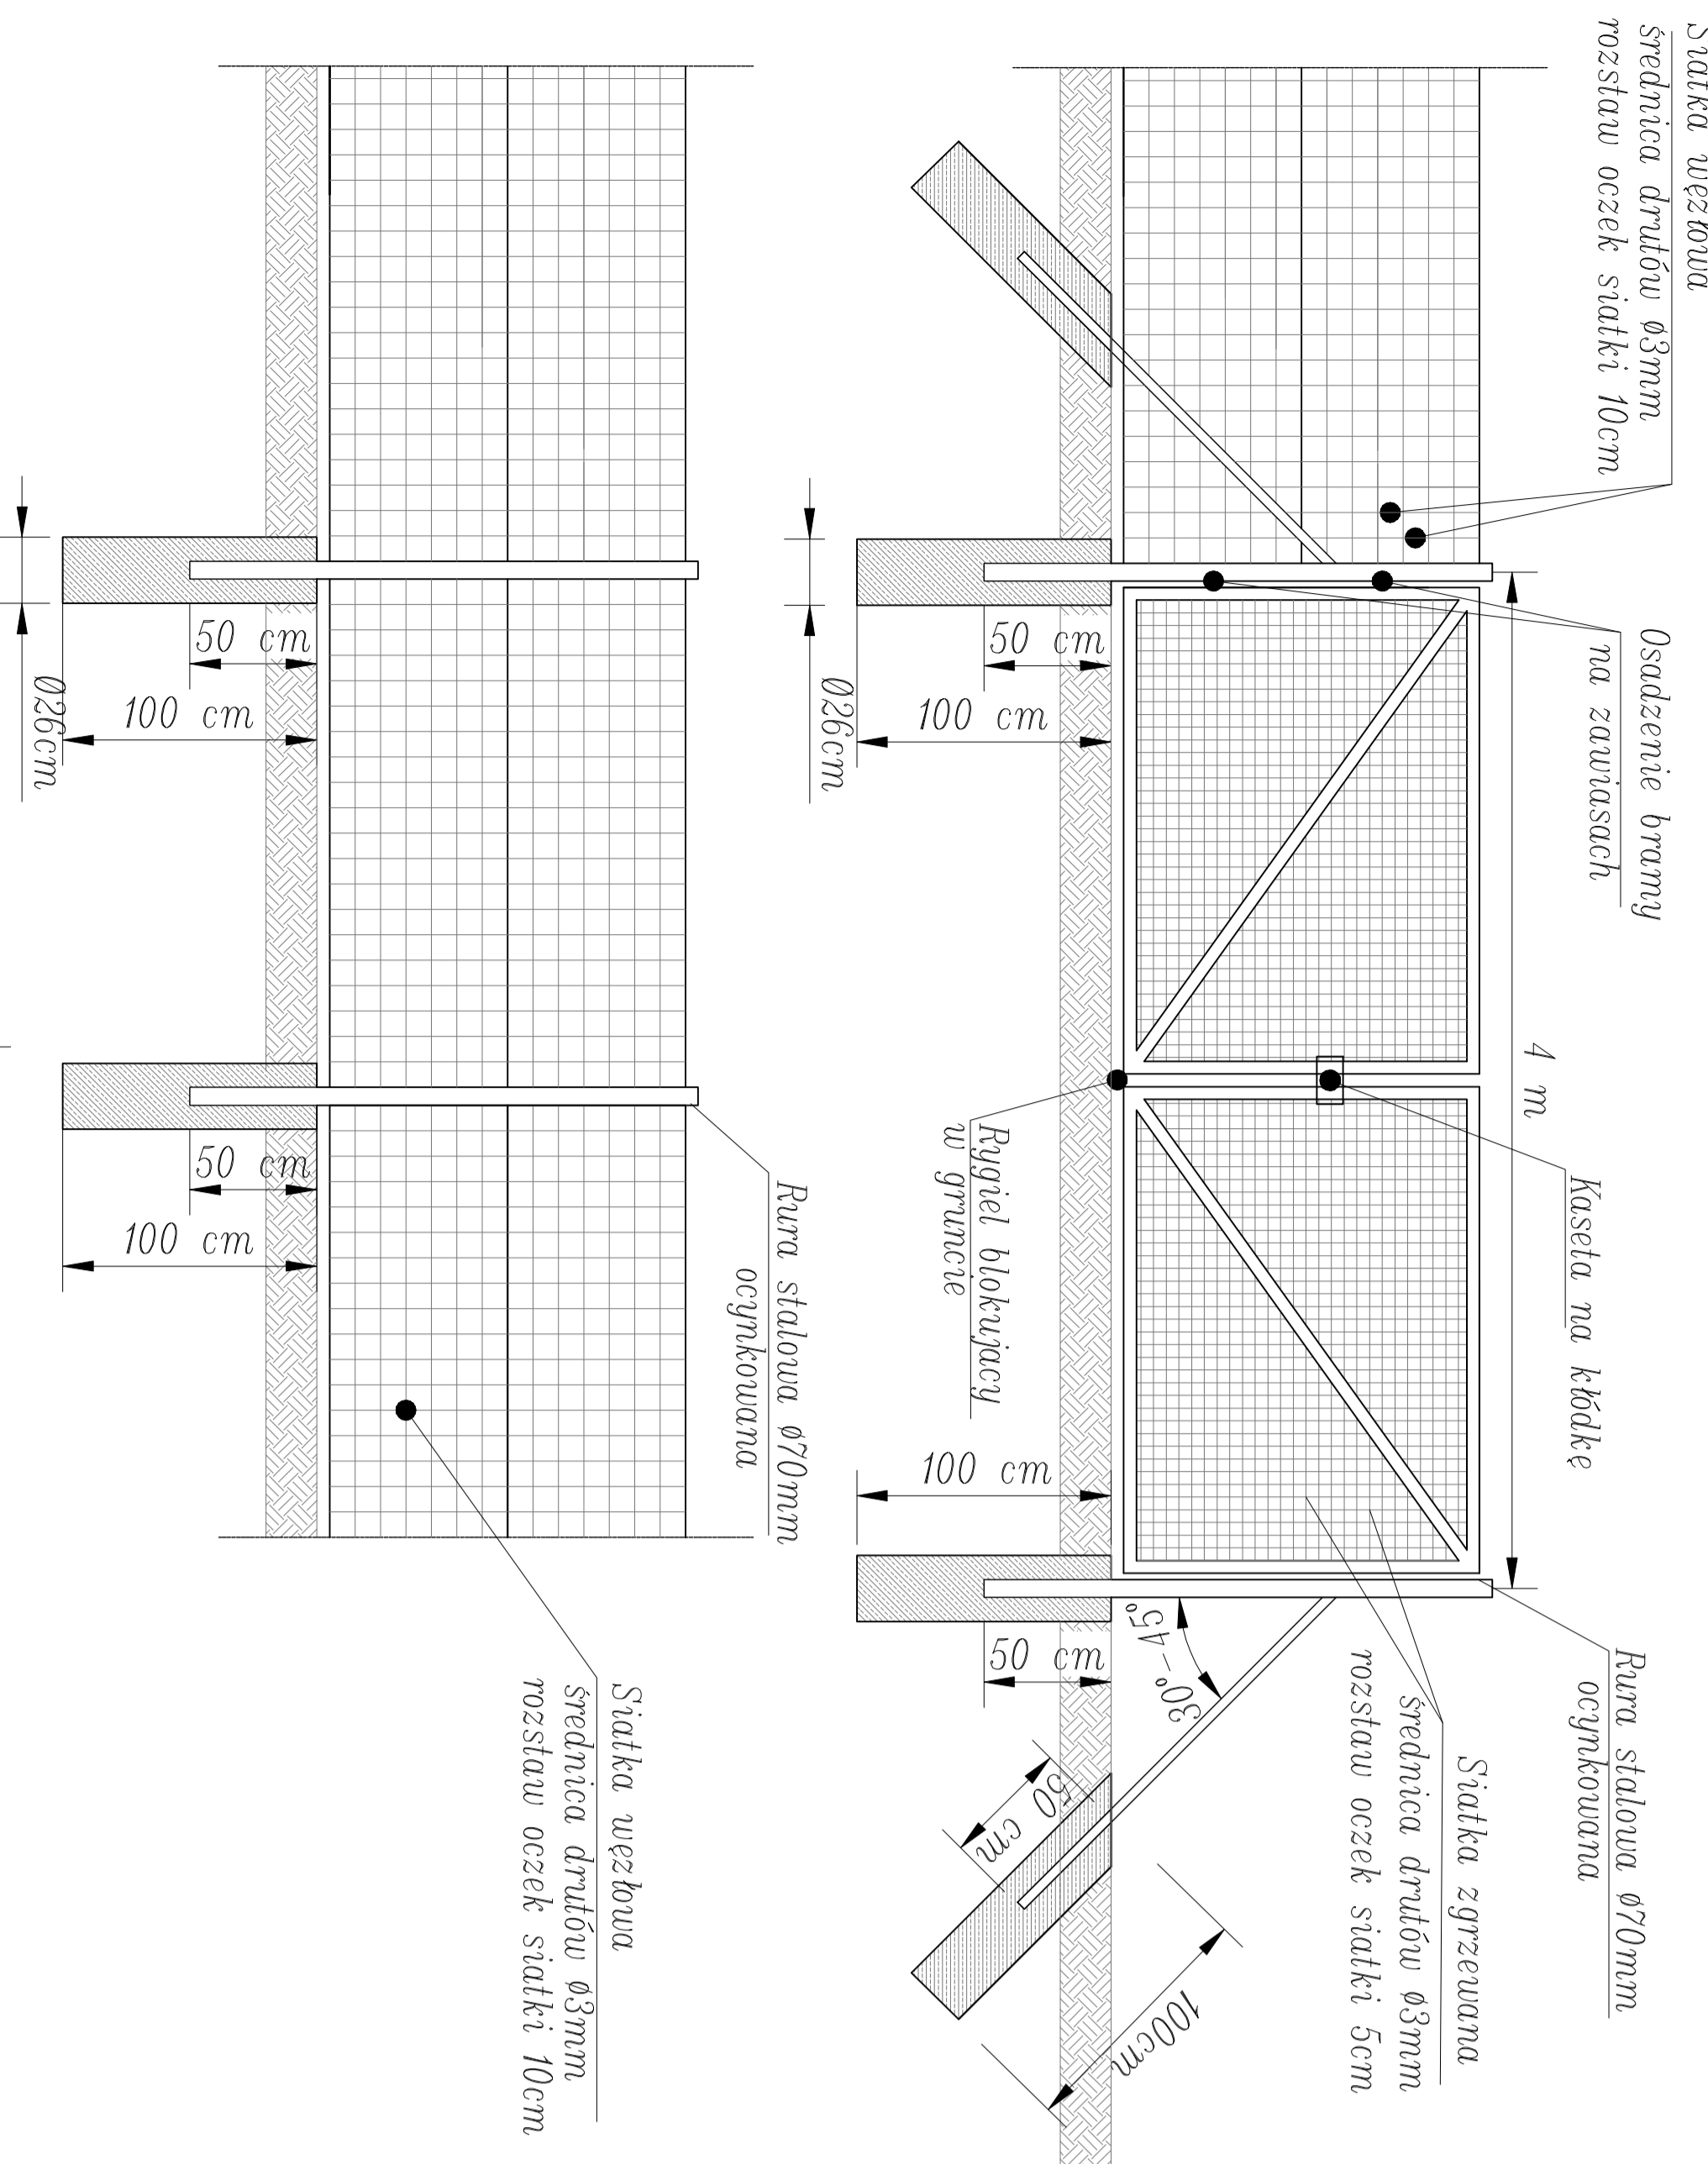


SKALA 1:125

POMPOWNIĄ P1

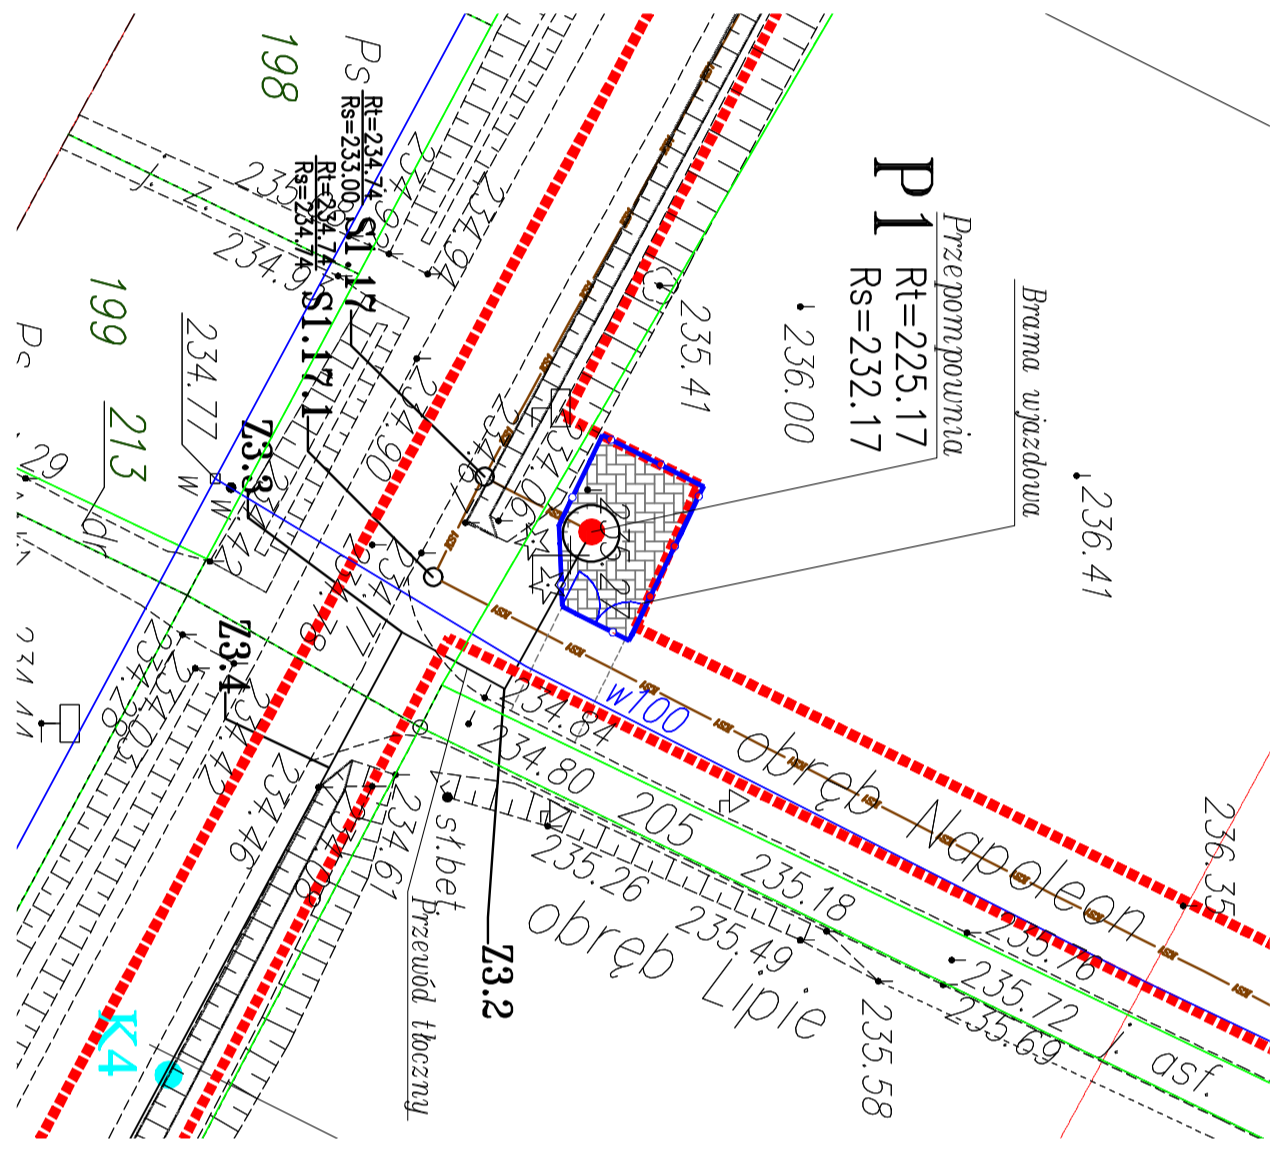



SKALA 1:125

POMPOWNIĄ P2

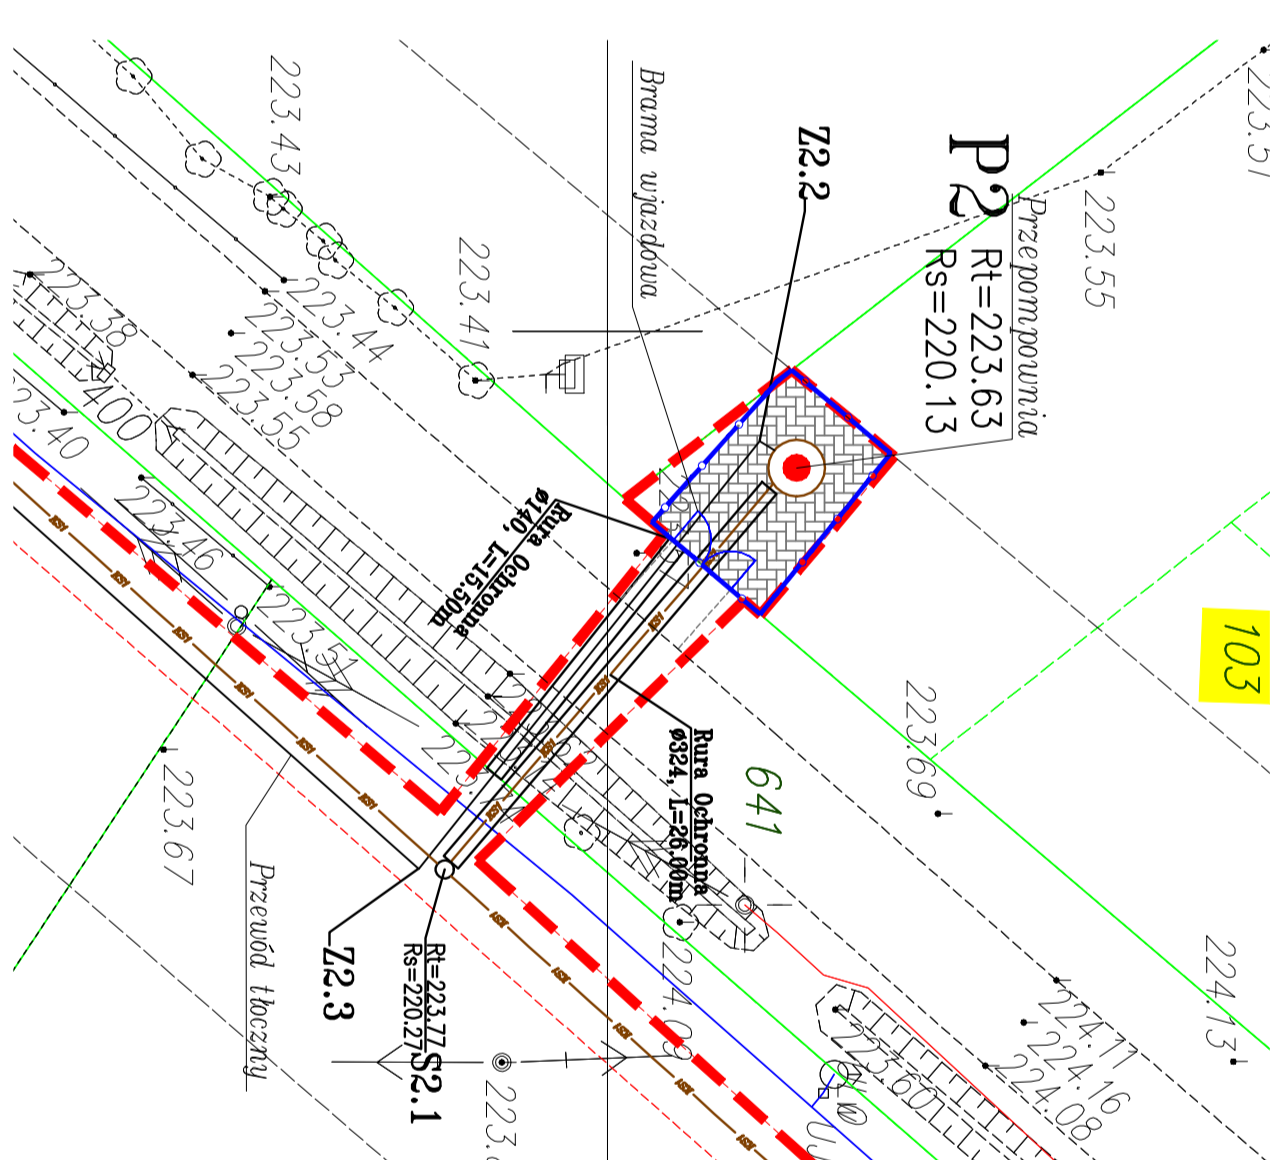

SKALA 1:125

POMPOWNIĄ P3

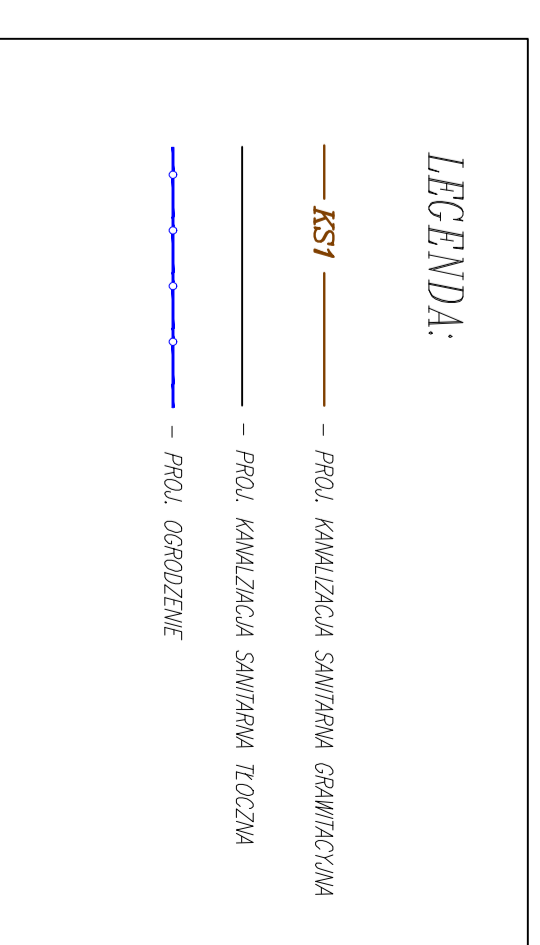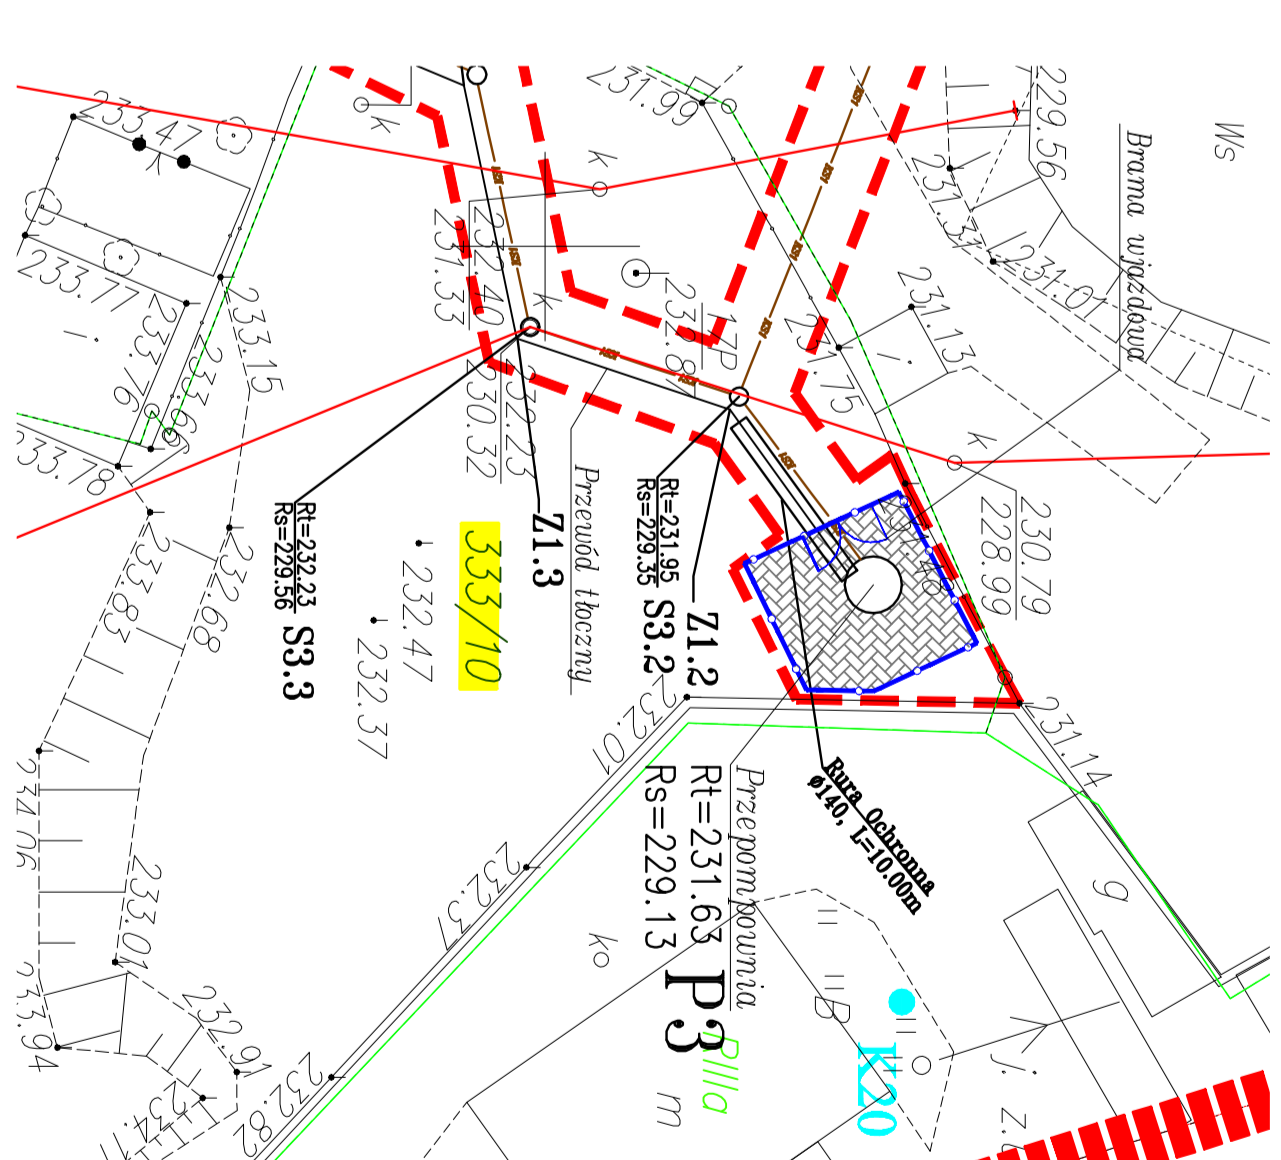

Investor:	Gmina Lipie ul. Czesłochowska 29 42-165 Lipie	Biurowisko:	<b>KLOTODA</b> Biurowisko ul. Czesłochowska 29 42-165 Lipie tel. (71) 287-28-86, fax (71) 287-28-80 e-mail: biuro@klotoda.pl
Nazwa opracowania/Nazwa obiektu budowlanego:	Wykonanie dokumentacji projektowej – kosztorysowej na kanalizację sanitarną wraz z wymaganą wodociąg z rur azbestowo-cementowych w Parzymiechach z połączeniem do istniejącej kanalizacji sanitarnej w Lipiu		
Adres obiektu budowlanego:	Miasto/Miejscowość: Parzymiechy, Napoleon, Lipie, Zimnowoda	Forma: Kibuczki	Województwo: Śląskie
Czas:	PROJEKT ARCHITEKTONICZNO – BUDOWLANY		
Branoza:	KANALIZACYJNA		
Funkcja:	Imię, Nazwisko: mgr inż. Aleksander BURY	Podpis:	<i>Alexander Bury</i>
Projektant:	mgr inż. Barbara SŁAWIK	Podpis:	<i>Barbara Sławiak</i>
Sprawkodawcy:	mgr inż. Małgorzata PURCZLA	Podpis:	<i>Małgorzata Purczla</i>
Opracowanie:	Zagospodarowania terenu projektowanych przepompowni		
Nazwa rysunku:	Kroków, maj 2012r.	Nr rys.:	Wersja: 01
Forma wydania dokumentacji:	Opracowanie: 500-LKS		